




Altmühl
Hochwasserschutz Stegbruck



Nachdruck oder Vervielfältigung, auch auszugsweise,
nur mit Genehmigung des Herausgebers.

Vorhabensträger: Freistaat Bayern vertreten durch das Wasserwirtschaftsamt Ansbach Dörnerstraße 2, 91522 Ansbach, Tel.: (0981) 9503-0, Fax: (0981) 9503-210, E-Mail: poststelle@wwa-an.bayern.de		Anlage: 3.9
Vorhaben: Hochwasserschutz Stegbruck		Plan-Nr.:
Gewässer: Altmühl, Gew. I Ordnung		Maßstab: 1:100
Stadt: Herrieden		
Landkreis: Ansbach		
Planbezeichnung: Schnitt Pumpwerk	entw. 10.2019 Böhmann gez. 10.2019 Mader gepr. 10.2019 Kenner-Schaller	
Entwurfsverfasser: Wasserwirtschaftsamt Ansbach		
06.11.2019 Datum Keller, Behördenleiter		

Geobasisdaten: © Bayerische Vermessungsverwaltung (Darstellung der Flurkarte als Eigentumsnachweis nicht geeignet)

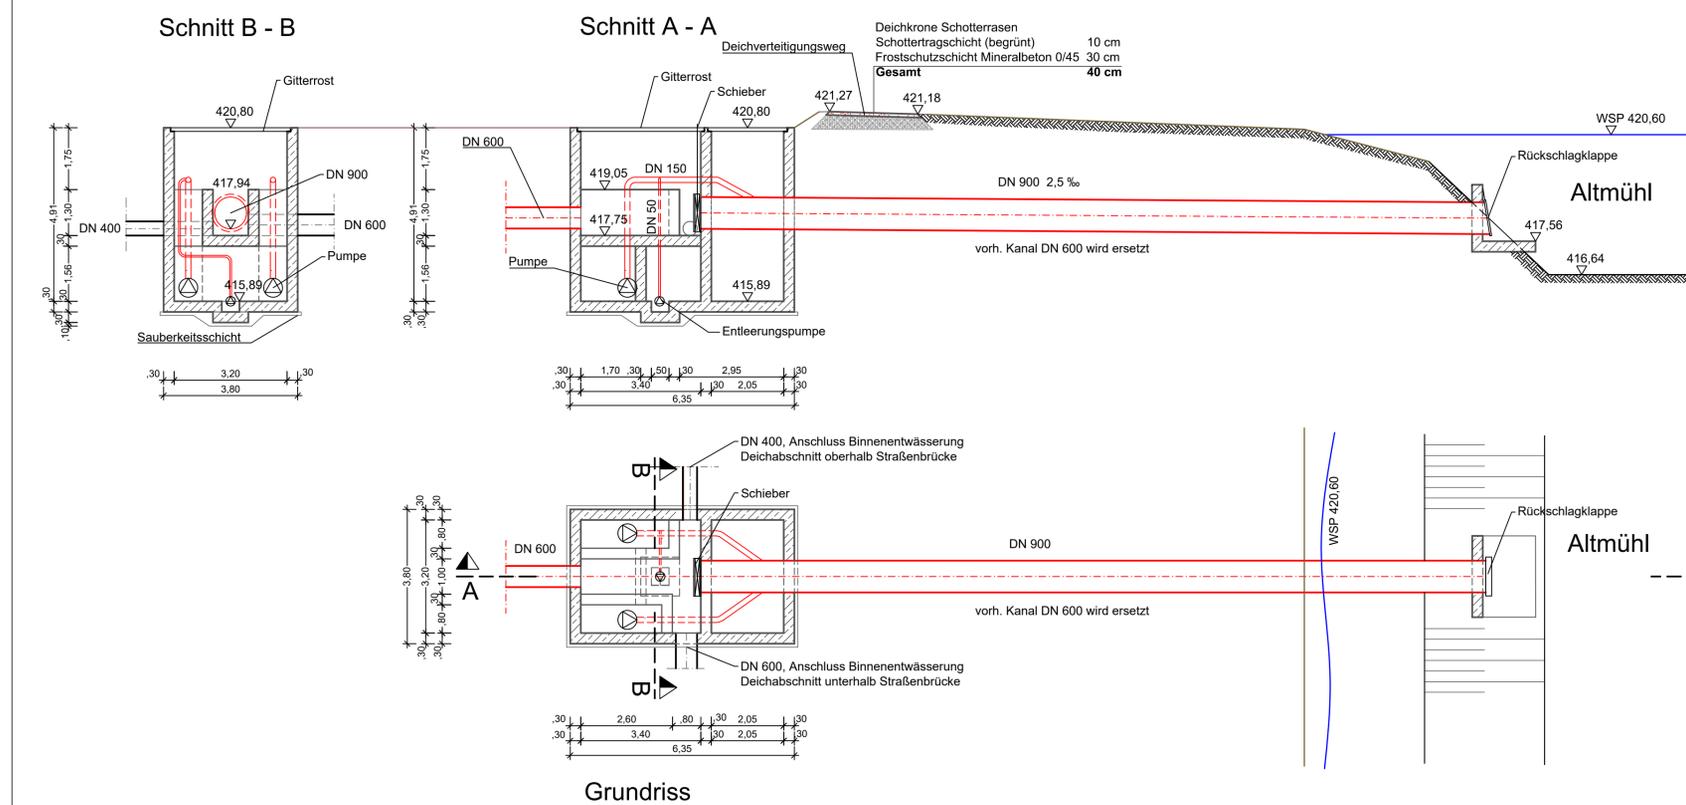

Grundriss